






PLANTA BAIXA MOBILIADA
 ESC. 1:50

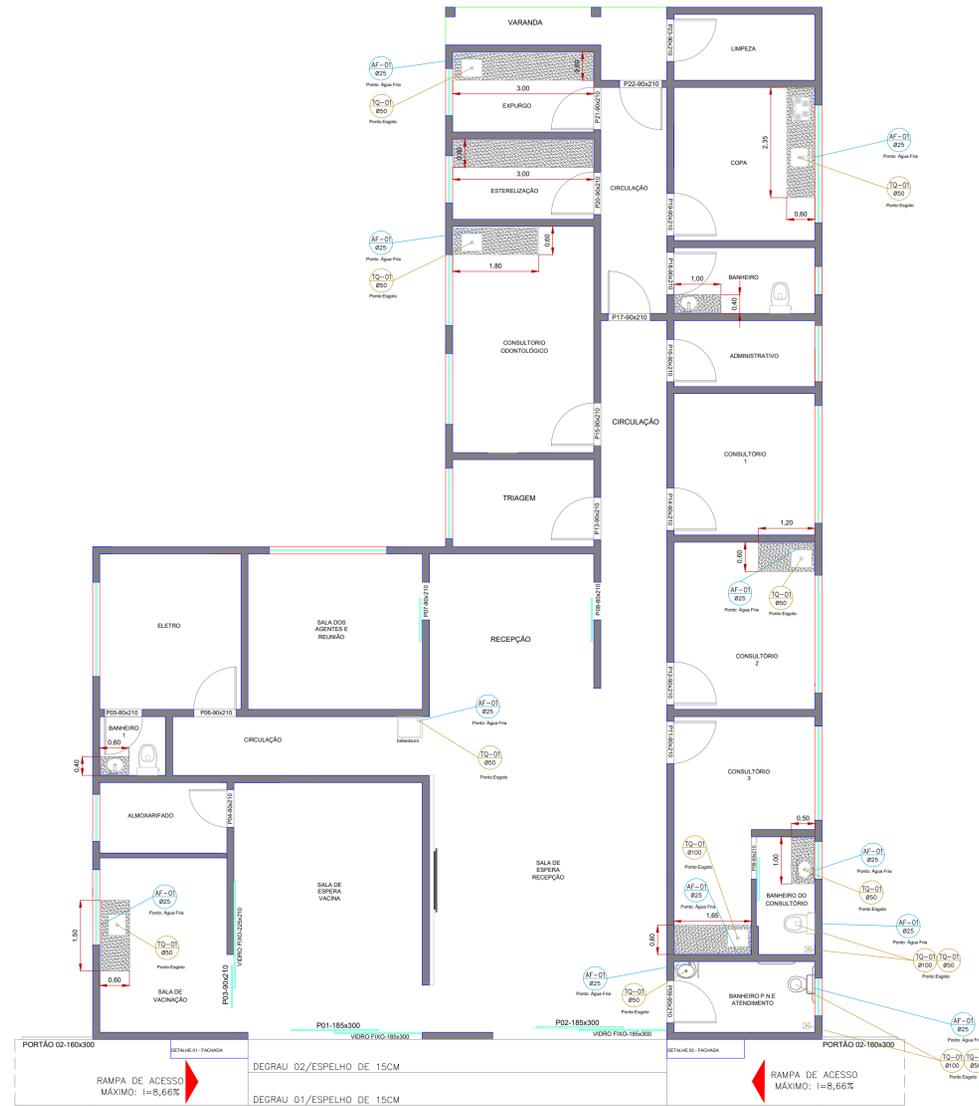

PONTOS DE ÁGUA FRIA E BANCADAS
 ESC. 1:50

PONTOS DE ÁGUA FRIA	
LOCAL	QUANTIDADE DE PONTOS
SALA DE VACINAÇÃO	01 UNIDADE
BEBEDOURO	01 UNIDADE
CONSULTÓRIO 3	01 UNIDADE
BANHEIRO DO CONSULTÓRIO 3	02 UNIDADES
CONSULTÓRIO 2	01 UNIDADE
BANHEIRO P.N.E	02 UNIDADES
COPA	01 UNIDADE
CONSULTÓRIO ODONTOLÓGICO	01 UNIDADE
TOTAL DOS PONTOS DE ÁGUA FRIA	10 PONTOS

PONTOS DE ESGOTO	
LOCAL	QUANTIDADE DE PONTOS
SALA DE VACINAÇÃO	01 UNIDADE
BEBEDOURO	01 UNIDADE
CONSULTÓRIO 3	01 UNIDADE
BANHEIRO DO CONSULTÓRIO 3	03 UNIDADES
CONSULTÓRIO 2	01 UNIDADE
BANHEIRO P.N.E	03 UNIDADES
COPA	01 UNIDADE
CONSULTÓRIO ODONTOLÓGICO	01 UNIDADE
TOTAL DOS PONTOS DE ESGOTO	12 PONTOS

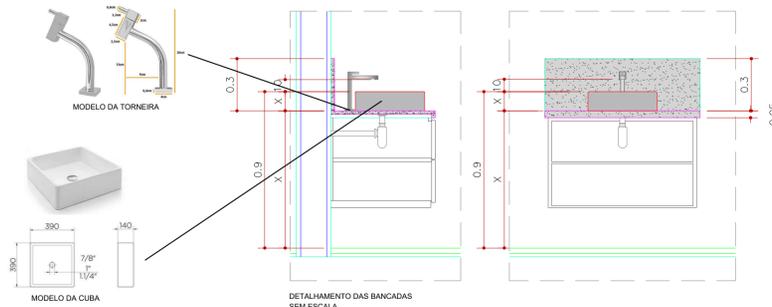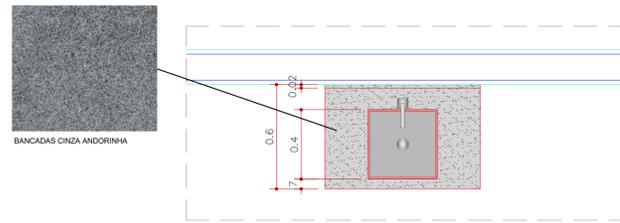

RESUMO DAS BANCADAS		
LOCAL	DESCRIÇÃO	ÁREA
SALA DE VACINAÇÃO	BANCADA EM GRANITO CINZA ANDORINHA	1,52M ²
BANHEIRO 1	BANCADA EM GRANITO CINZA ANDORINHA	0,72M ²
CONSULTÓRIO 3	BANCADA EM GRANITO CINZA ANDORINHA	2,14M ²
BANHEIRO DO CONSULTÓRIO 3	BANCADA EM GRANITO CINZA ANDORINHA	1,15M ²
CONSULTÓRIO 2	BANCADA EM GRANITO CINZA ANDORINHA	1,30M ²
BANHEIRO	BANCADA EM GRANITO CINZA ANDORINHA	1,00M ²
COPA	BANCADA EM GRANITO CINZA ANDORINHA	2,57M ²
EXPURGO	BANCADA EM GRANITO CINZA ANDORINHA	3,42M ²
ESTERELIZAÇÃO	BANCADA EM GRANITO CINZA ANDORINHA	3,42M ²
CONSULTÓRIO ODONTOLÓGICO	BANCADA EM GRANITO CINZA ANDORINHA	2,04M ²
TOTAL DAS BANCADAS		19,28M²
TOTAL DAS TORNEIRAS		10 UNID.
TOTAL DAS CUBAS		10 UNID.
AS BACIAS SANITÁRIAS SERÃO REAPROVEITADAS		

APROVAÇÃO
 PARA USO DOS SETORES DE FISCALIZAÇÃO

CONTRATANTE
 PROPRIETÁRIO DO PROJETO



CONTRATANTE:
 MUNICÍPIO DE MOEMA/MS
 CNPJ:
 18.301.044/0001-17
 ENDEREÇO:
 RUA CAETÉS, N.º 444,
 CENTRO - CEP: 35.604-000
 TELEFONE: (37) 3525-1214

ASSINATURA DO PROPRIETÁRIO/
 REPRESENTANTE LEGAL:
 ALAELSON ANTÔNIO DE OLIVEIRA
 PREFEITO MUNICIPAL DE MOEMA/MS

CONTRATADA
 RESPONSABILIDADE TÉCNICA

ASSINATURA DO RESPONSÁVEL TÉCNICO:

THAMILA ISRAEL DOS REIS
 ENGENHEIRA CIVIL - CREA 162.450/D

PROJETO
 CADASTRO TÉCNICO

REFORMA/AMPLIAÇÃO DO PSF ALEXANDRE DE OLIVEIRA FILHO
 ENDEREÇO:
 RUA ARAGUARI, 787 CENTRO - CEP: 35.604-000
 MOEMA/MS

QUADRO DE ÁREAS:
 ÁREA TOTAL DA EDIFICAÇÃO: 253,60m²

DATA:
 17/07/2022

ÚLT. REVISÃO:
 17/07/2022

ESCALA: 1:75
 FOLHA:

COTAS: METROS

PEÇAS GRÁFICAS:
 DETALHES DAS BANCADAS, PONTOS HIDROSSANITÁRIOS