


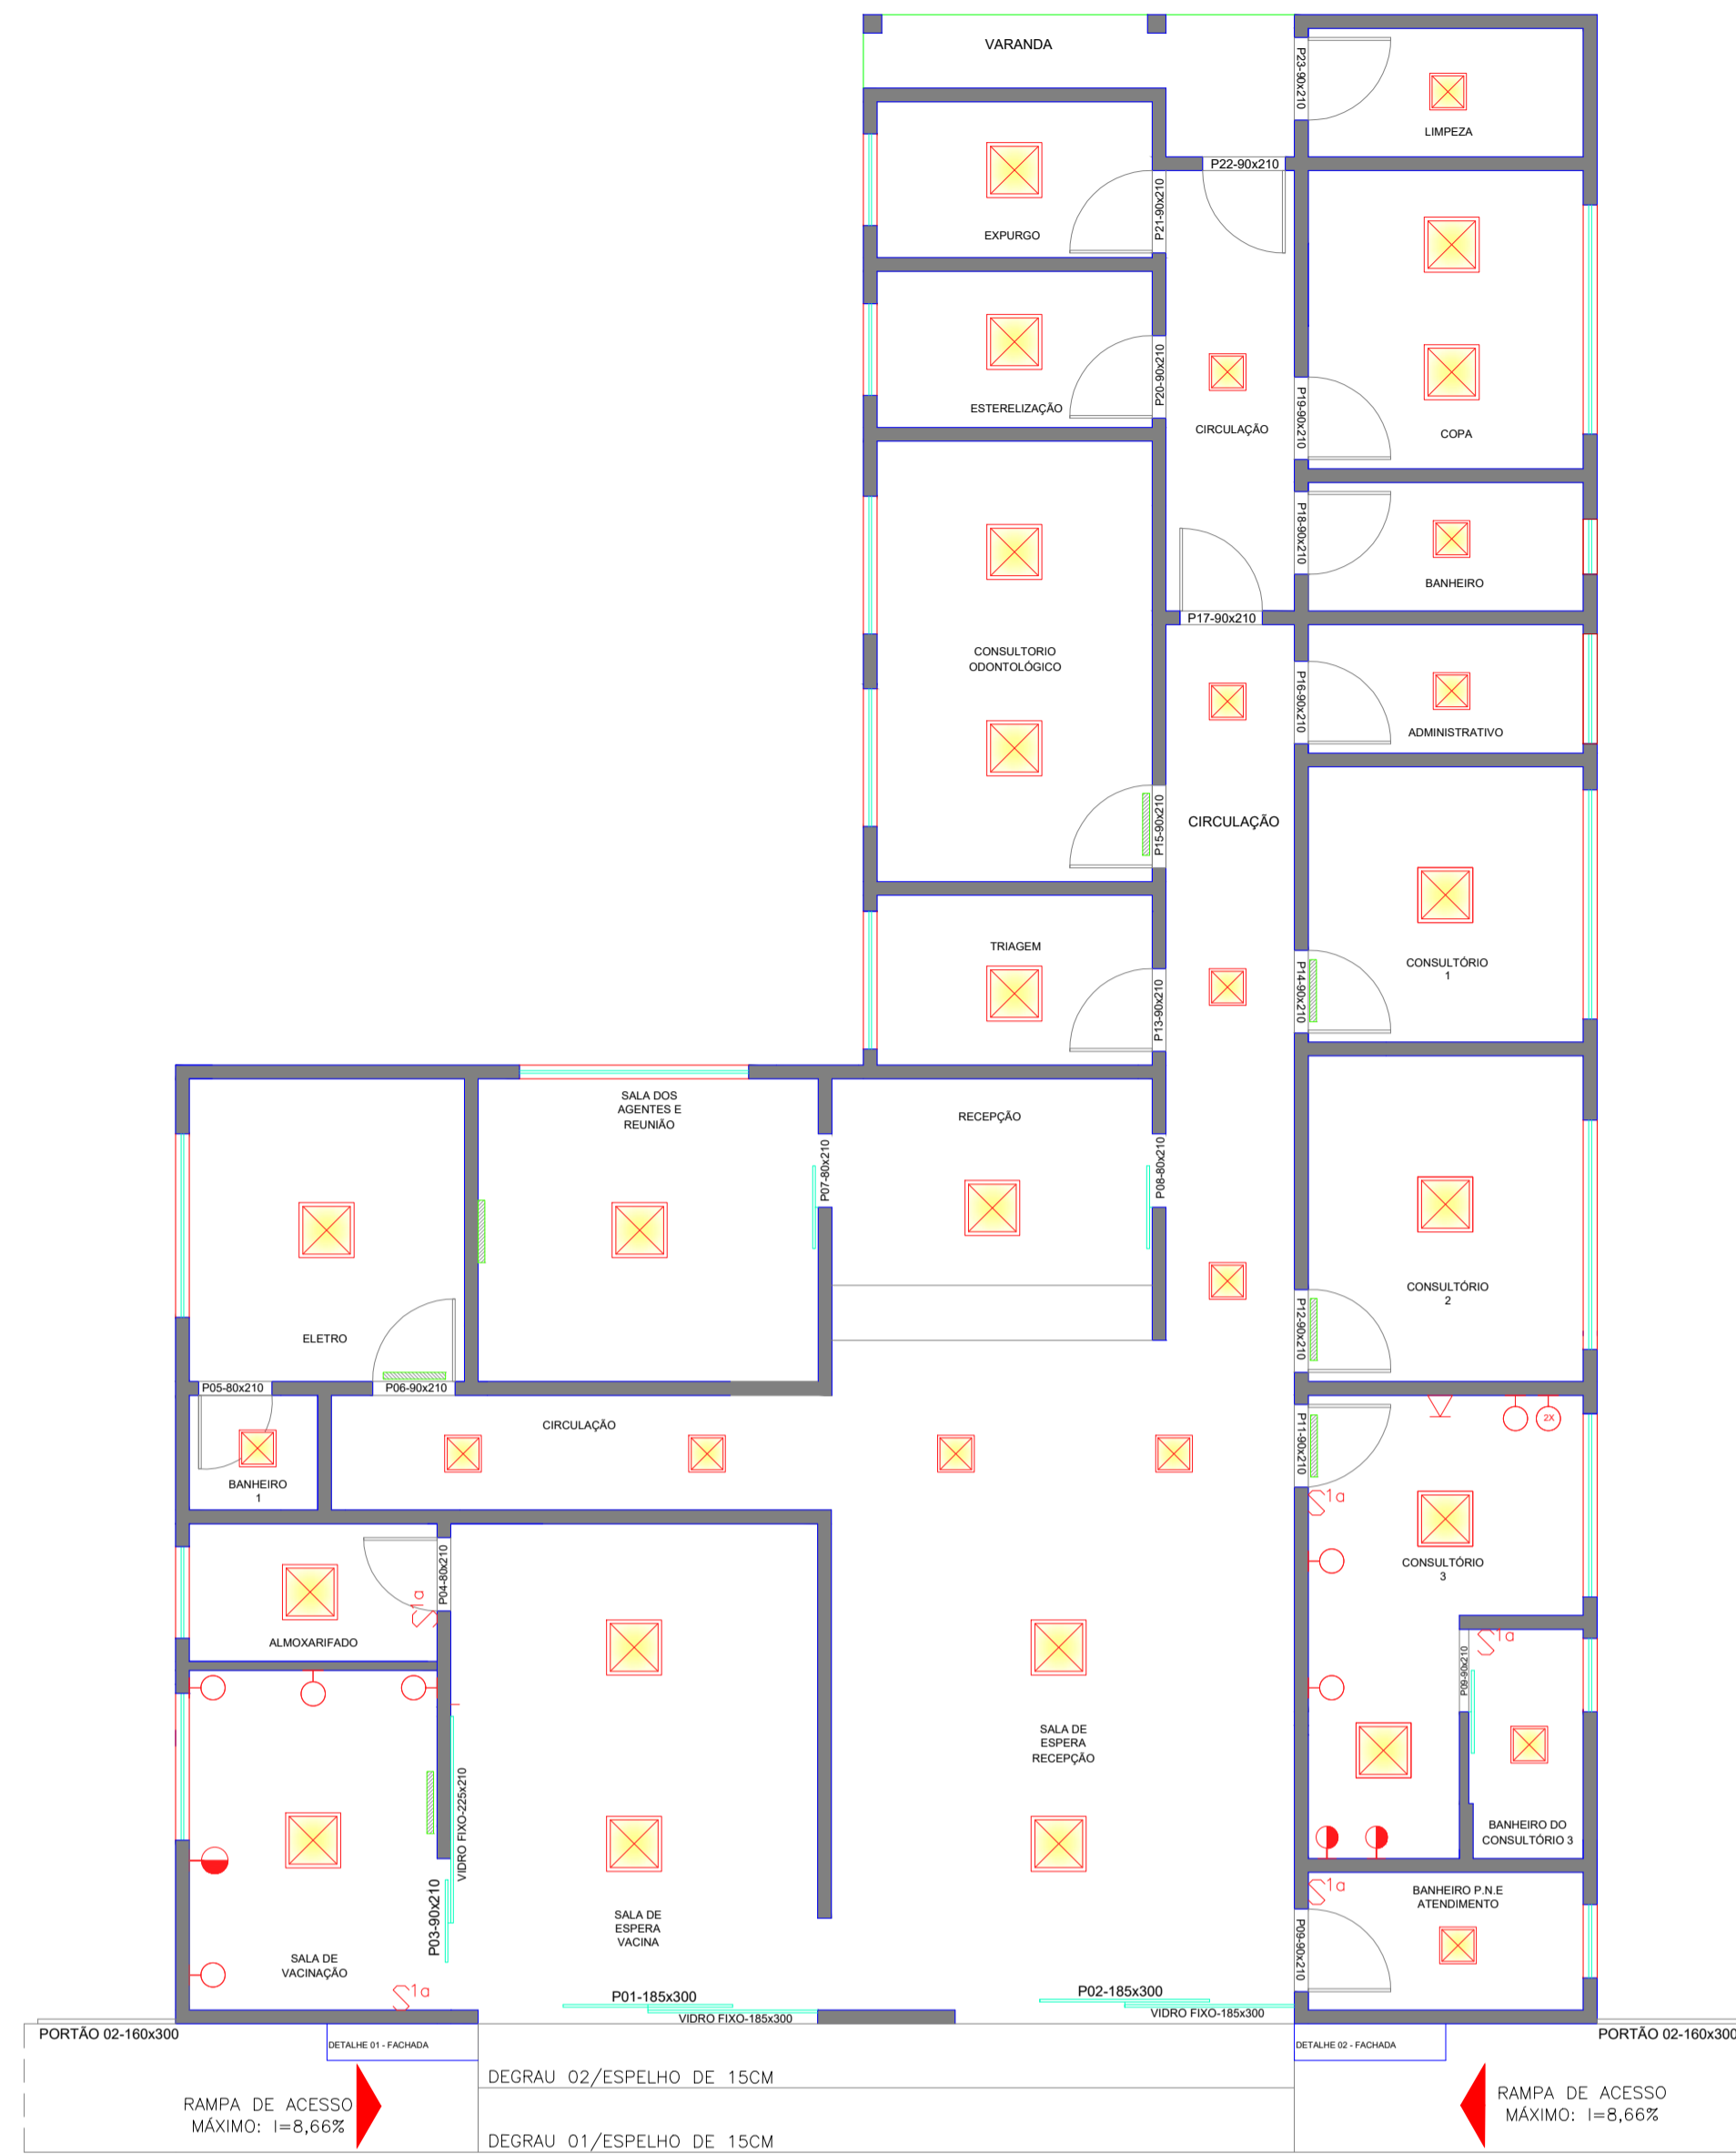

PLANTA BAIXA MOBILIADA E ESQUADRIAS
ESC. 1:50



PONTOS DE ÁGUA FRIA E BANCADAS
ESC. 1:50

LOCAL	RESUMO DOS PONTOS ELÉTRICOS					
	LUMINÁRIAS	INTERRUPTORES	SERVIÇOS	TOURNELOS	PLAFONES	EM CONSUMIDORES
SALA DE VACINAÇÃO	5	1	1	0	0	1
SALA DE ESPERA VACINAÇÃO	0	0	0	0	0	0
SALA DE ESPERA DA RECEPÇÃO	0	0	0	0	0	0
BANHEIRO NA ATENDIMENTO	0	1	1	0	0	0
BANHEIRO 1	0	0	0	0	0	0
ELETRO	0	0	0	0	0	1
SALA DOS AGENTES E REUNIÃO	0	0	0	0	0	1
RECEPÇÃO	0	0	0	0	0	0
CONSULTORIO 1	0	0	0	0	0	0
CONSULTORIO 2	0	0	0	0	0	1
CONSULTORIO 3	7	1	2	1	0	1
ADMINISTRATIVO	0	0	0	0	0	0
BANHEIRO	0	0	0	0	0	0
COXA	0	0	0	0	0	0
LIMPEZA	0	0	0	0	0	0
EXPURGO	0	0	0	0	0	0
ESTERILIZAÇÃO	0	0	0	0	0	0
CONSULTORIO ODONTOLÓGICO	0	0	0	0	0	1
TRIAGEM	0	0	0	0	0	0
CIRCULAÇÃO	0	0	0	0	0	0
ALMOARIFADO	0	1	0	0	0	0
TOTAL	12	5	6	1	0	8


LEGENDA DOS PONTOS ELÉTRICOS	
	PONTO DE AR CONDICIONADO
	PONTO DE TELEFONE A 0,30m DO PISO
	TOMADA BAIXA 127 Vac F+N+T A 0,30M DO PISO
	INTERRUPTOR SIMPLES A 1,10m DO PISO
	TOMADA MÉDIA 127 Vac F+N+T A 1,10M DO PISO
	PONTO DE LÓGICA (INTERNET) A 0,30m DO PISO
	Plafon LED quadrado de embutir

LOCAL	DESCRIÇÃO	QTD
P01-185x300	PORTA DE VÍDEO TEMPERADO, ESP. 18MM COM PELELA ANTERA E PUXADOR EM INOX	1,93
P02-904210	VÍDEO TEMPERADO, ESP. 18MM COM PELELA ANTERA E PUXADOR EM INOX	4,73
P03-80210	PORTA DE VÍDEO TEMPERADO, ESP. 18MM COM PELELA ANTERA E PUXADOR EM INOX	1,93
P01-185x300	PORTA DE VÍDEO TEMPERADO, ESP. 18MM E PUXADOR EM INOX	5,55
P02-904210	PORTA DE VÍDEO TEMPERADO, ESP. 18MM E PUXADOR EM INOX	5,55
P03-80210	PORTA DE VÍDEO TEMPERADO, ESP. 18MM E PUXADOR EM INOX	5,55
P01-185x300	PORTA DE VÍDEO TEMPERADO, ESP. 18MM COM PELELA ANTERA E PUXADOR EM INOX	1,93
P02-904210	PORTA DE VÍDEO TEMPERADO, ESP. 18MM COM PELELA ANTERA E PUXADOR EM INOX	1,93
P03-80210	PORTA DE VÍDEO TEMPERADO, ESP. 18MM COM PELELA ANTERA E PUXADOR EM INOX	1,93
P01-185x300	PORTA DE VÍDEO TEMPERADO, ESP. 18MM COM PELELA ANTERA E PUXADOR EM INOX	1,93
P02-904210	PORTA DE VÍDEO TEMPERADO, ESP. 18MM COM PELELA ANTERA E PUXADOR EM INOX	1,93
P03-80210	PORTA DE VÍDEO TEMPERADO, ESP. 18MM COM PELELA ANTERA E PUXADOR EM INOX	1,93
P01-185x300	PORTA DE VÍDEO TEMPERADO, ESP. 18MM COM PELELA ANTERA E PUXADOR EM INOX	1,93
P02-904210	PORTA DE VÍDEO TEMPERADO, ESP. 18MM COM PELELA ANTERA E PUXADOR EM INOX	1,93
P03-80210	PORTA DE VÍDEO TEMPERADO, ESP. 18MM COM PELELA ANTERA E PUXADOR EM INOX	1,93
P01-185x300	PORTA DE VÍDEO TEMPERADO, ESP. 18MM COM PELELA ANTERA E PUXADOR EM INOX	1,93
P02-904210	PORTA DE VÍDEO TEMPERADO, ESP. 18MM COM PELELA ANTERA E PUXADOR EM INOX	1,93
P03-80210	PORTA DE VÍDEO TEMPERADO, ESP. 18MM COM PELELA ANTERA E PUXADOR EM INOX	1,93
P01-185x300	PORTA DE VÍDEO TEMPERADO, ESP. 18MM COM PELELA ANTERA E PUXADOR EM INOX	1,93
P02-904210	PORTA DE VÍDEO TEMPERADO, ESP. 18MM COM PELELA ANTERA E PUXADOR EM INOX	1,93
P03-80210	PORTA DE VÍDEO TEMPERADO, ESP. 18MM COM PELELA ANTERA E PUXADOR EM INOX	1,93
P01-185x300	PORTA DE VÍDEO TEMPERADO, ESP. 18MM COM PELELA ANTERA E PUXADOR EM INOX	1,93
P02-904210	PORTA DE VÍDEO TEMPERADO, ESP. 18MM COM PELELA ANTERA E PUXADOR EM INOX	1,93
P03-80210	PORTA DE VÍDEO TEMPERADO, ESP. 18MM COM PELELA ANTERA E PUXADOR EM INOX	1,93
TOTAL DAS ESQUADRIAS		65,78 M

LOCAL	DESCRIÇÃO	QTD
A1-1.800x70	JANELA DE VÍDEO TEMPERADO, ESP. 18MM, ACESSÓRIOS EM INOX	1,12
J02-1.800x70	JANELA DE VÍDEO TEMPERADO, ESP. 18MM, ACESSÓRIOS EM INOX	0,70
J03-2.000x70	JANELA DE VÍDEO TEMPERADO, ESP. 18MM, ACESSÓRIOS EM INOX	1,40
J04-2.800x70	JANELA DE VÍDEO TEMPERADO, ESP. 18MM, ACESSÓRIOS EM INOX	1,75
J05-1.800x70	JANELA DE VÍDEO TEMPERADO, ESP. 18MM, ACESSÓRIOS EM INOX	1,05
J06-1.800x70	JANELA DE VÍDEO TEMPERADO, ESP. 18MM, ACESSÓRIOS EM INOX	1,05
J07-1.800x70	JANELA DE VÍDEO TEMPERADO, ESP. 18MM, ACESSÓRIOS EM INOX	1,05
J08-1.800x70	JANELA DE VÍDEO TEMPERADO, ESP. 18MM, ACESSÓRIOS EM INOX	0,70
J09-1.800x70	JANELA DE VÍDEO TEMPERADO, ESP. 18MM, ACESSÓRIOS EM INOX	0,70
J10-2.800x70	JANELA DE VÍDEO TEMPERADO, ESP. 18MM, ACESSÓRIOS EM INOX	1,75
J11-1.800x70	JANELA DE VÍDEO TEMPERADO, ESP. 18MM, ACESSÓRIOS EM INOX	0,36
J12-1.800x70	JANELA DE VÍDEO TEMPERADO, ESP. 18MM, ACESSÓRIOS EM INOX	0,84
J13-2.800x70	JANELA DE VÍDEO TEMPERADO, ESP. 18MM, ACESSÓRIOS EM INOX	1,75
J14-2.800x70	JANELA DE VÍDEO TEMPERADO, ESP. 18MM, ACESSÓRIOS EM INOX	1,75
J15-2.000x70	JANELA DE VÍDEO TEMPERADO, ESP. 18MM, ACESSÓRIOS EM INOX	1,40
J16-1.800x70	JANELA DE VÍDEO TEMPERADO, ESP. 18MM, ACESSÓRIOS EM INOX	0,56
J17-2.800x70	JANELA DE VÍDEO TEMPERADO, ESP. 18MM, ACESSÓRIOS EM INOX	0,95
TOTAL DAS ESQUADRIAS		12,49 M

APROVAÇÃO
PARA USO DOS SETORES DE FISCALIZAÇÃO

CONTRATANTE
PROPRIETÁRIO DO PROJETO



CONTRATANTE:
MUNICÍPIO DE MOEMA/MS
CNPJ:
18.301.044/0001-17
ENDEREÇO:
RUA CAETÉS, N.º 444,
CENTRO - CEP: 35.604-000
TELEFONE: (37) 3525-1214

ASSINATURA DO PROPRIETÁRIO/
REPRESENTANTE LEGAL:

ALALSON ANTÔNIO DE OLIVEIRA
PREFEITO MUNICIPAL DE MOEMA/MS

CONTRATADA
RESPONSABILIDADE TÉCNICA

ASSINATURA DO RESPONSÁVEL TÉCNICO:

THAMILA ISRAEL DOS REIS
ENGENHEIRA CIVIL - CREA 162.450/D

PROJETO
CADASTRO TÉCNICO

REFORMA/AMPLIAÇÃO DO PSF ALEXANDRE DE OLIVEIRA FILHO
ENDEREÇO:
RUA ARAGUARI, 787 CENTRO - CEP: 35.604-000
MOEMA/MS

QUADRO DE ÁREAS:
ÁREA TOTAL DA EDIFICAÇÃO: 253,60m²

PEÇAS GRÁFICAS:
PONTOS ELÉTRICOS, MOBILIÁRIO E ESQUADRIAS

DATA:
13/07/2022

ÚLT. REVISÃO:
13/07/2022

ESCALA: 1:75

COTAS: METROS

FOLHA:
09/10